



**FORNITURA DI ATTREZZATURE SPORTIVE PER LE PALESTRE
 DEGLI ISTITUTI SCOLASTICI DELLA PROVINCIA DI RAVENNA.
 ANNO 2025**

"ISTITUTO TECNICO STATALE "CAMILLO MORIGIA - LUIGI PERDISA"
 VIA MARCONI, 6 - RAVENNA


PROGETTO

Presidente: Valentina Palli	Consigliere delegato Pubblica Istruzione Edilizia Scolastica - Patrimonio: Luca Cortesi
Dirigente Responsabile del Settore: Ing. Marco Conti	Responsabile del Servizio: Ing. Marco Conti
RESPONSABILE UNICO DEL PROCEDIMENTO:	Ing. Marco Conti <u>firmato digitalmente</u>
PROGETTISTA COORDINATORE:	Geom. Antonio Mancini <u>firmato digitalmente</u>
PROGETTISTI:	Geom. Antonio Mancini, Geom. Sara Vergallo <u>firmato</u>
COLLABORATORE ALLA PROGETTAZIONE	<u>firmato</u>
ELABORAZIONE GRAFICA	Geom. Sara Vergallo


0	EMISSIONE	S.V.	A.M.	M.C.	30/05/2025
Rev.	Descrizione	Redatto:	Controllato:	Approvato:	Data:

TITOLO ELABORATO:
PLANIMETRIE

Elaborato num:	Revisione:	Data:	Scala:	Nome file:	Tavola
B02	0	30/05/2025	1:100		B02

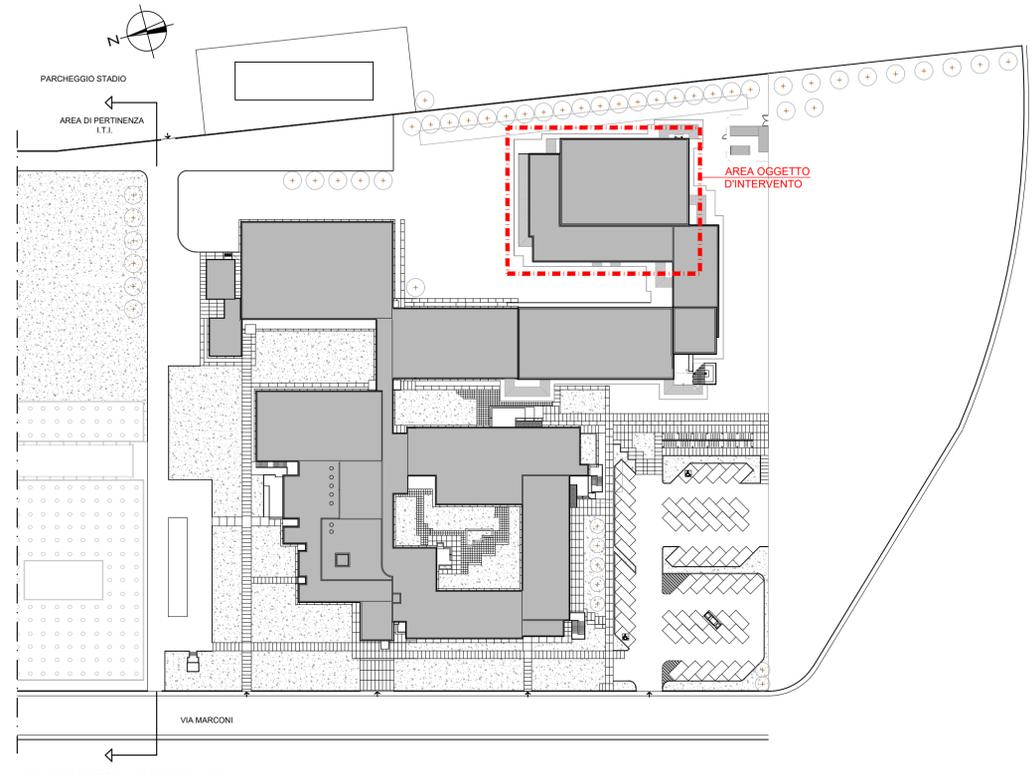

PLANIMETRIA GENERALE
 scala 1:1000

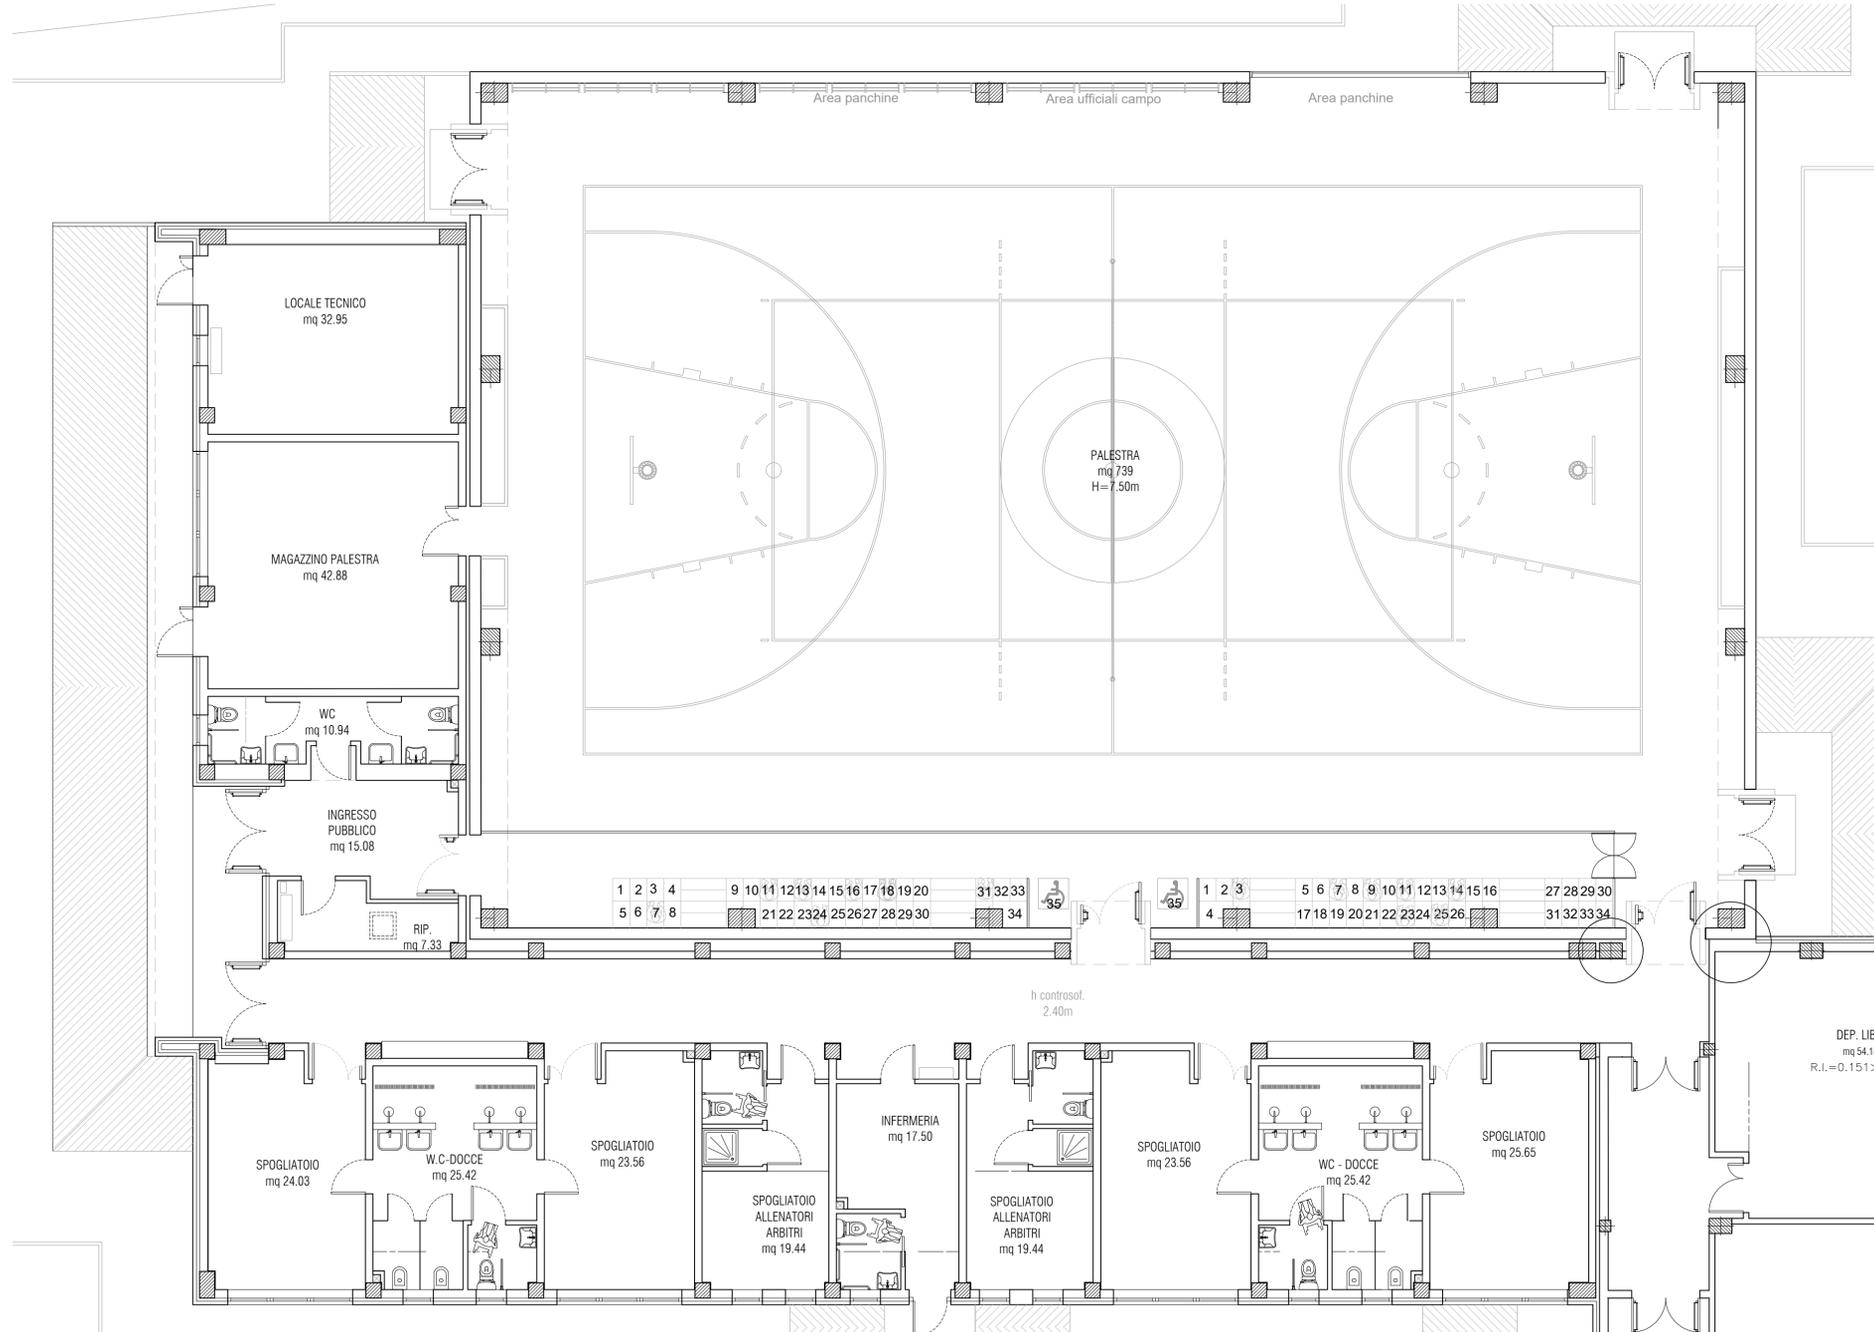

PIANTA PIANO TERRA